


Instalacje elektryczne - oświetlenie

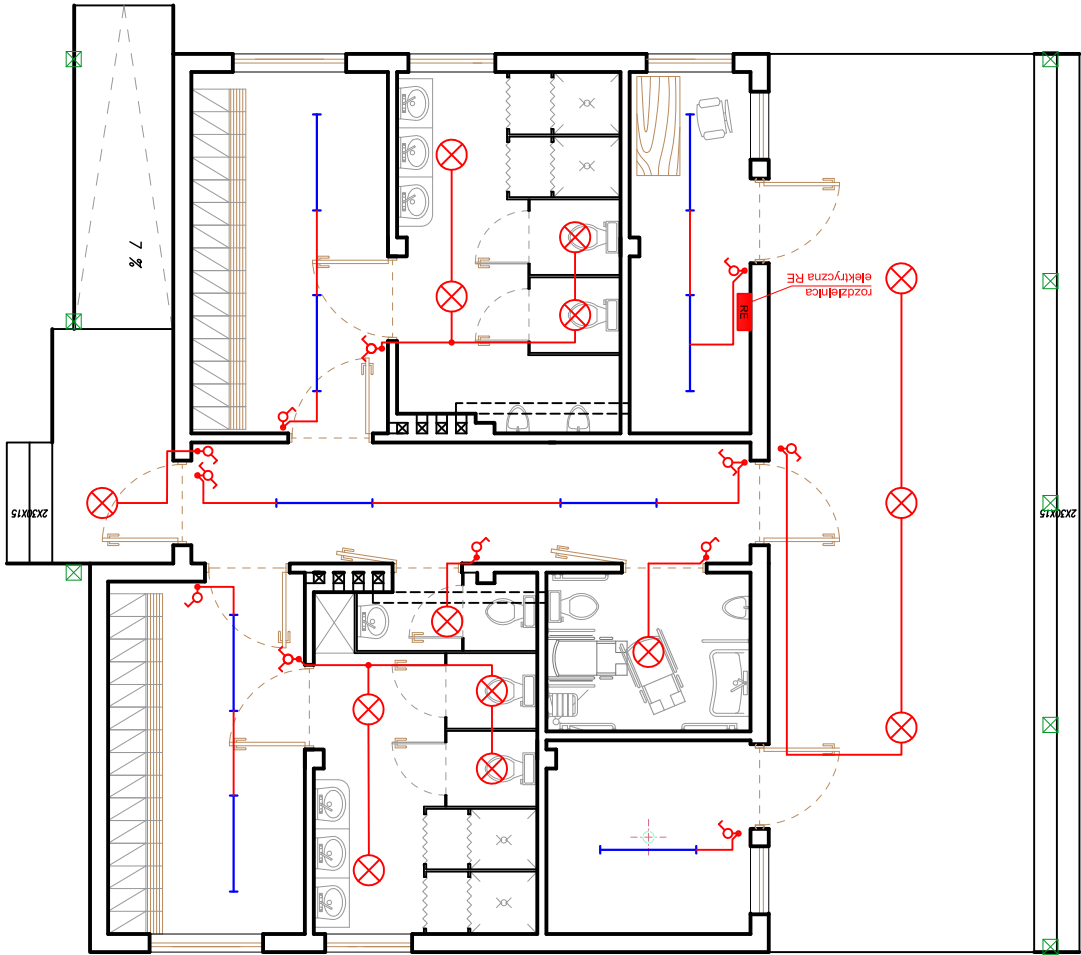

LEGENDA:

- łącznik jednobiegunowy
- łącznik schodowy
- łącznik świecznikowy

- wewnętrzne: oprawa świetlna ATLA firmy BRILUM 60W IP54
- zewnętrzne: oprawa świetlna 23 firmy BRILUM 100W IP54

- oprawa świetłówkowa MARENA firmy BRILUM 58W

- obwód zakończony puszką

Tytuł: RZUT PRZYZIEMIA ZAPLECZA BOISKA SPORTOWEGO			Nazwa inwestycji: BUDOWA ZESPOŁU BOISK I URZĄDZEŃ SPORTOWYCH WRAZ Z INFRASTRUKTURĄ, TOWARZYSZĄCA WE FROMBORKU W RAMACH PROGRAMU MOJE BOJSKO - ORLIK 2012		
Inwestor: MIASTO I GMINA FROMBORK			Adres inwestycji: OBRĘB NR 7 - FROMBORK		
Projektant: inż. Tomasz Kraweć			Asystent projektanta: mgr inż. Rafał Liedtke		
Nr uprawnień: WAM/0065/PWOE/06			Nr uprawnień: Podpis: Podpis: Podpis:		
Data: 02.2011r.			Skala: 1:100		
Nr rys: E-03			AutocAD 2007 LT No. 345-69399736		