

STAROSTWO POWIATOWE  
w BRANIEWIE

Za zgodność z oryginałem

*Waldemar Myszkowski*  
Waldemar Myszkowski

Telekomunikacja Polska SA

Pion Sieci Obszar w Gdańsku  
Wydział Zarządzania

Zasobami Fizycznymi Sieci

tel. (058) 346 13 43; fax (058) 341 14 81

ul. Grunwaldzka 110, 80-244 Gdańsk

uzgodn. Nr 24/43

uzgodn. z TPSA

zgodnie z/9 kopercjaka


i Notatk. Sturkowej

Nr 8/2006

Elbląg 24.09.2006r.

INSTRUKTOR

*Marcin Gabrysiewicz*  
Marcin Gabrysiewicz

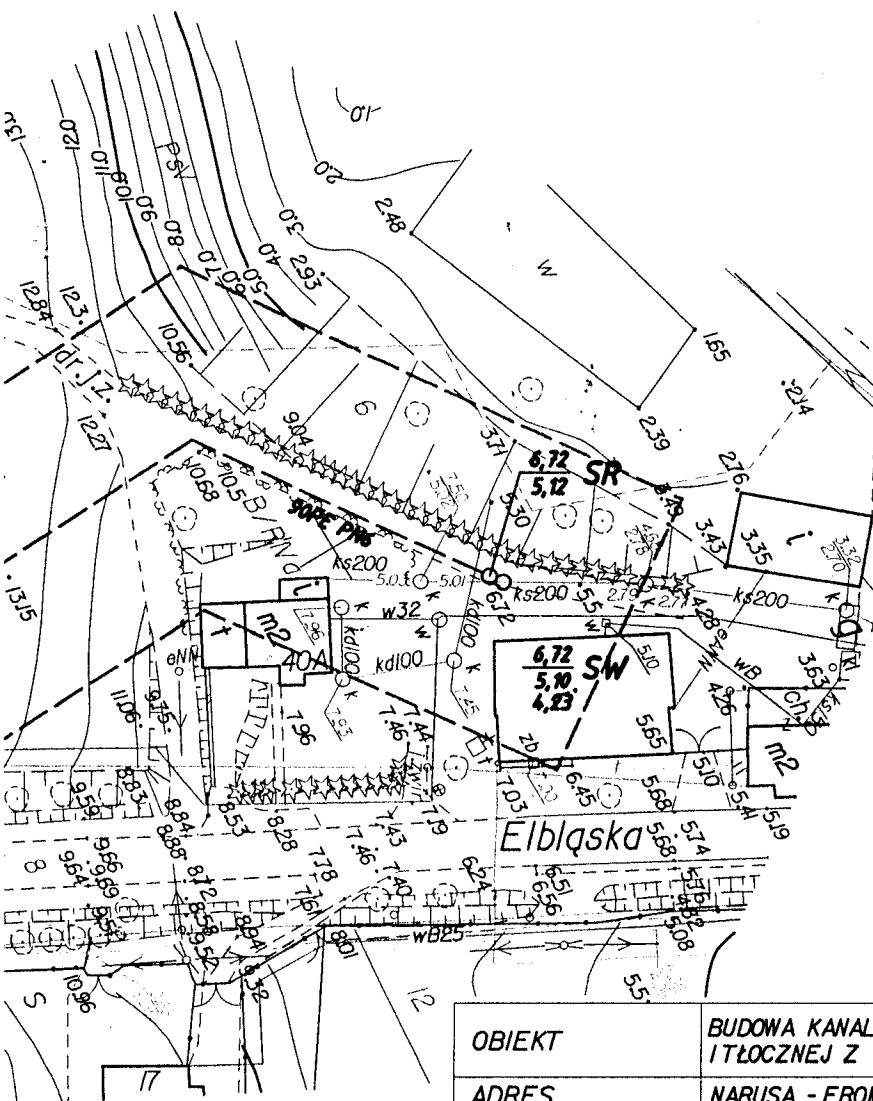

OBIEKT	BUDOWA KANALIZACJI SANITARNEJ GRAWITACYJNEJ I ŁOŻNEJ Z POMPOWNIAMI NARUSA - FROMBORK		NR RYS.  3
ADRES	NARUSA - FROMBORK, GM.FROMBORK		
PRZEDMIOT OPRACOWANIA	PROJEKT ZAGOSPODAROWANIA TERENU		
Zespół autorski		Podpis	SKALA  1:1000
mgr Inż.Danuta Doktor-Rochna, upr.proj.460/Gd/74			
mgr Inż.Waldemar Myszkowski, upr.proj.477/EI/89			
Zespół sprawdzający		Podpis	marzec 2006 r.
Inż.Ireneusz Ciszak, upr.proj.270/EI/79			

KA  
K.

MAPA OPRACOWAŁO :

GEODEZJA



KUCZKOWSKI

tel./fax (0-55) 244 17 54

kom. 0 692 721 559

**BIURO GEODEZJI**

**Zdzisław Kuczkowski**

14-500 Braniewo ul. Zielona 43

**GEODETA UPRAWNIONY**

mgr Inż. Zdzisław Kuczkowski  
upr.zawod.nr 12704

KERG 75/2006

BRANIEWO 2006-03-09