


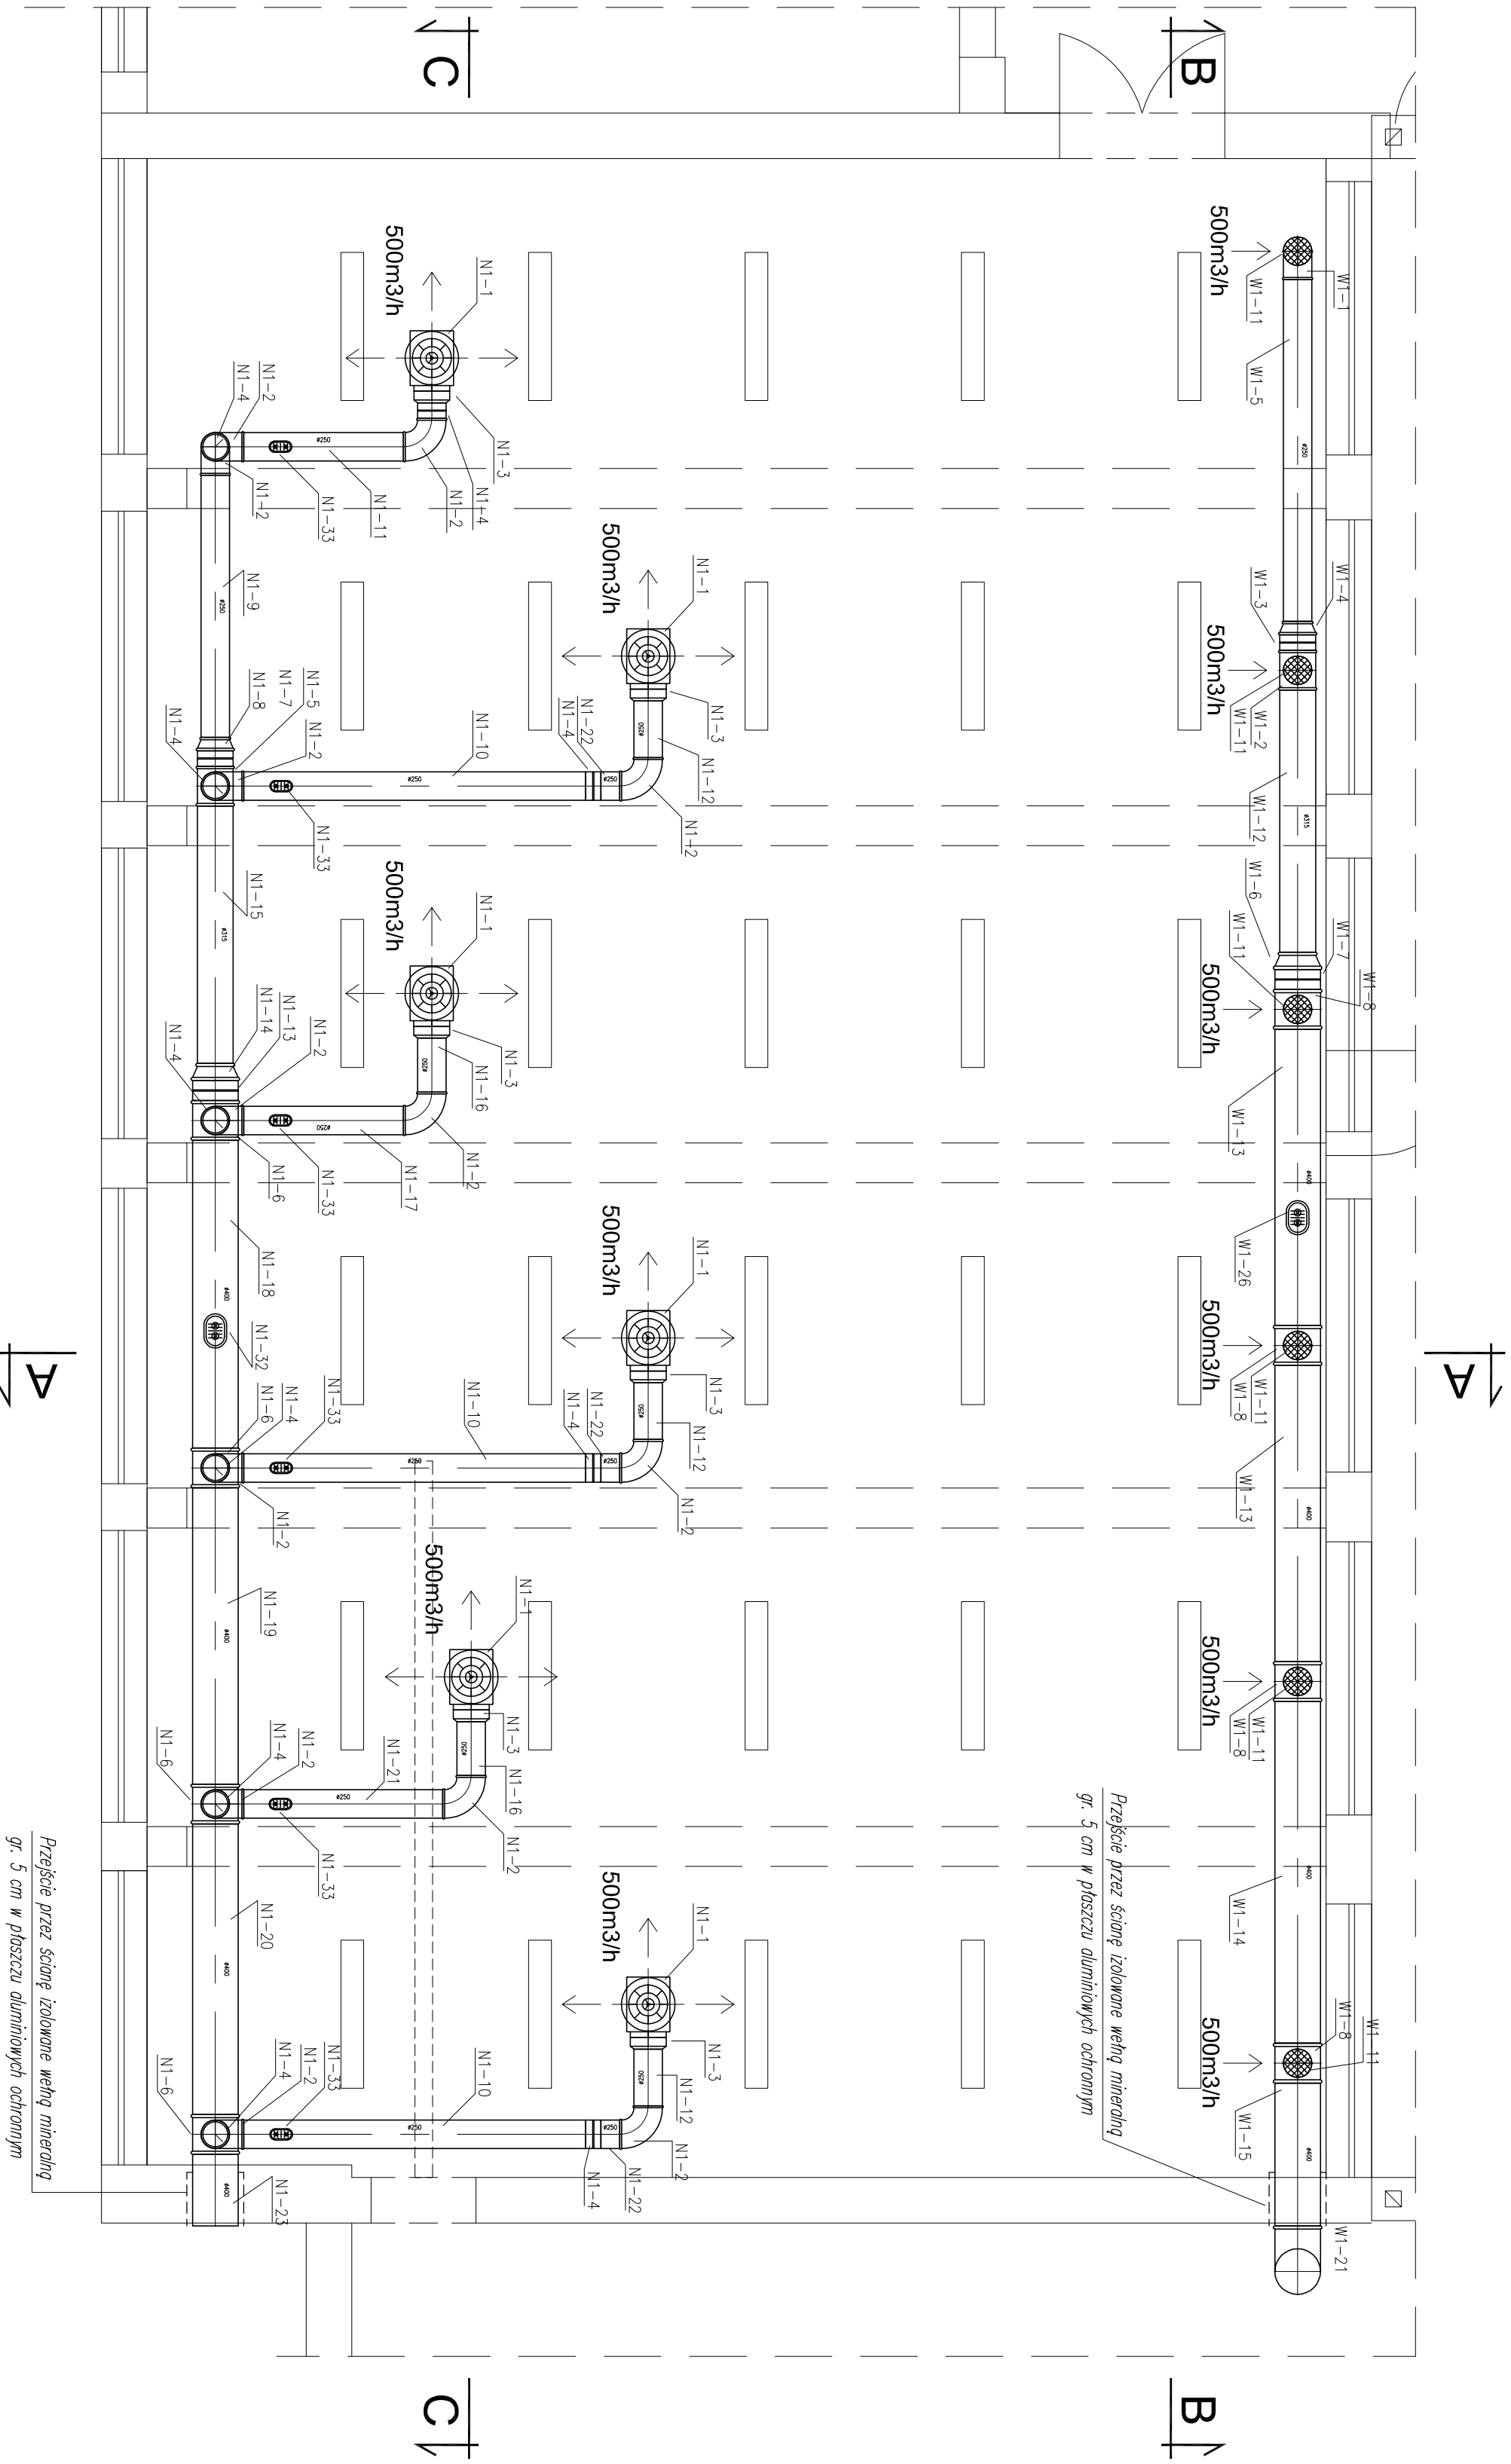

PMP Przedsiębiorstwo PMP-82-300 Elbląg ul. Rybitwa 16
tel./fax: (55) 235-03-17; e-mail: biuro@pmp.elblag.pl

INWESTOR: Gmina Frombork
ul. Młynarska 5a, 14-530 Frombork

PROJEKT: Wentylacja mechaniczna istniejącej sali gimnastycznej
w Zespole Szkół przy ulicy Katedralnej 3 we Fromborku
ul. Katedralna 3, 14-530 Frombork
ADRES: działka nr 128/4 objęta 6
jednostką ewidencyjną 2802/014 Frombork

BRAMA: SANITERIA

FAZA: PROJEKT BUDOWLANO-WYKONAWCZY

TYTUŁ: Rzut sali gimnastycznej – instalacja wentylacyjna

Projektant: mgr inż. Maciej Siolek
upr. bud. nr WAW/0128/PWOS/13
Sprawdzący: mgr inż. Piotr Zieliński
upr. bud. nr WAZ/0190/PWOS/05

SKALA: 1:50 DATA: wrzesień 2015 NR PROJ.: 2