


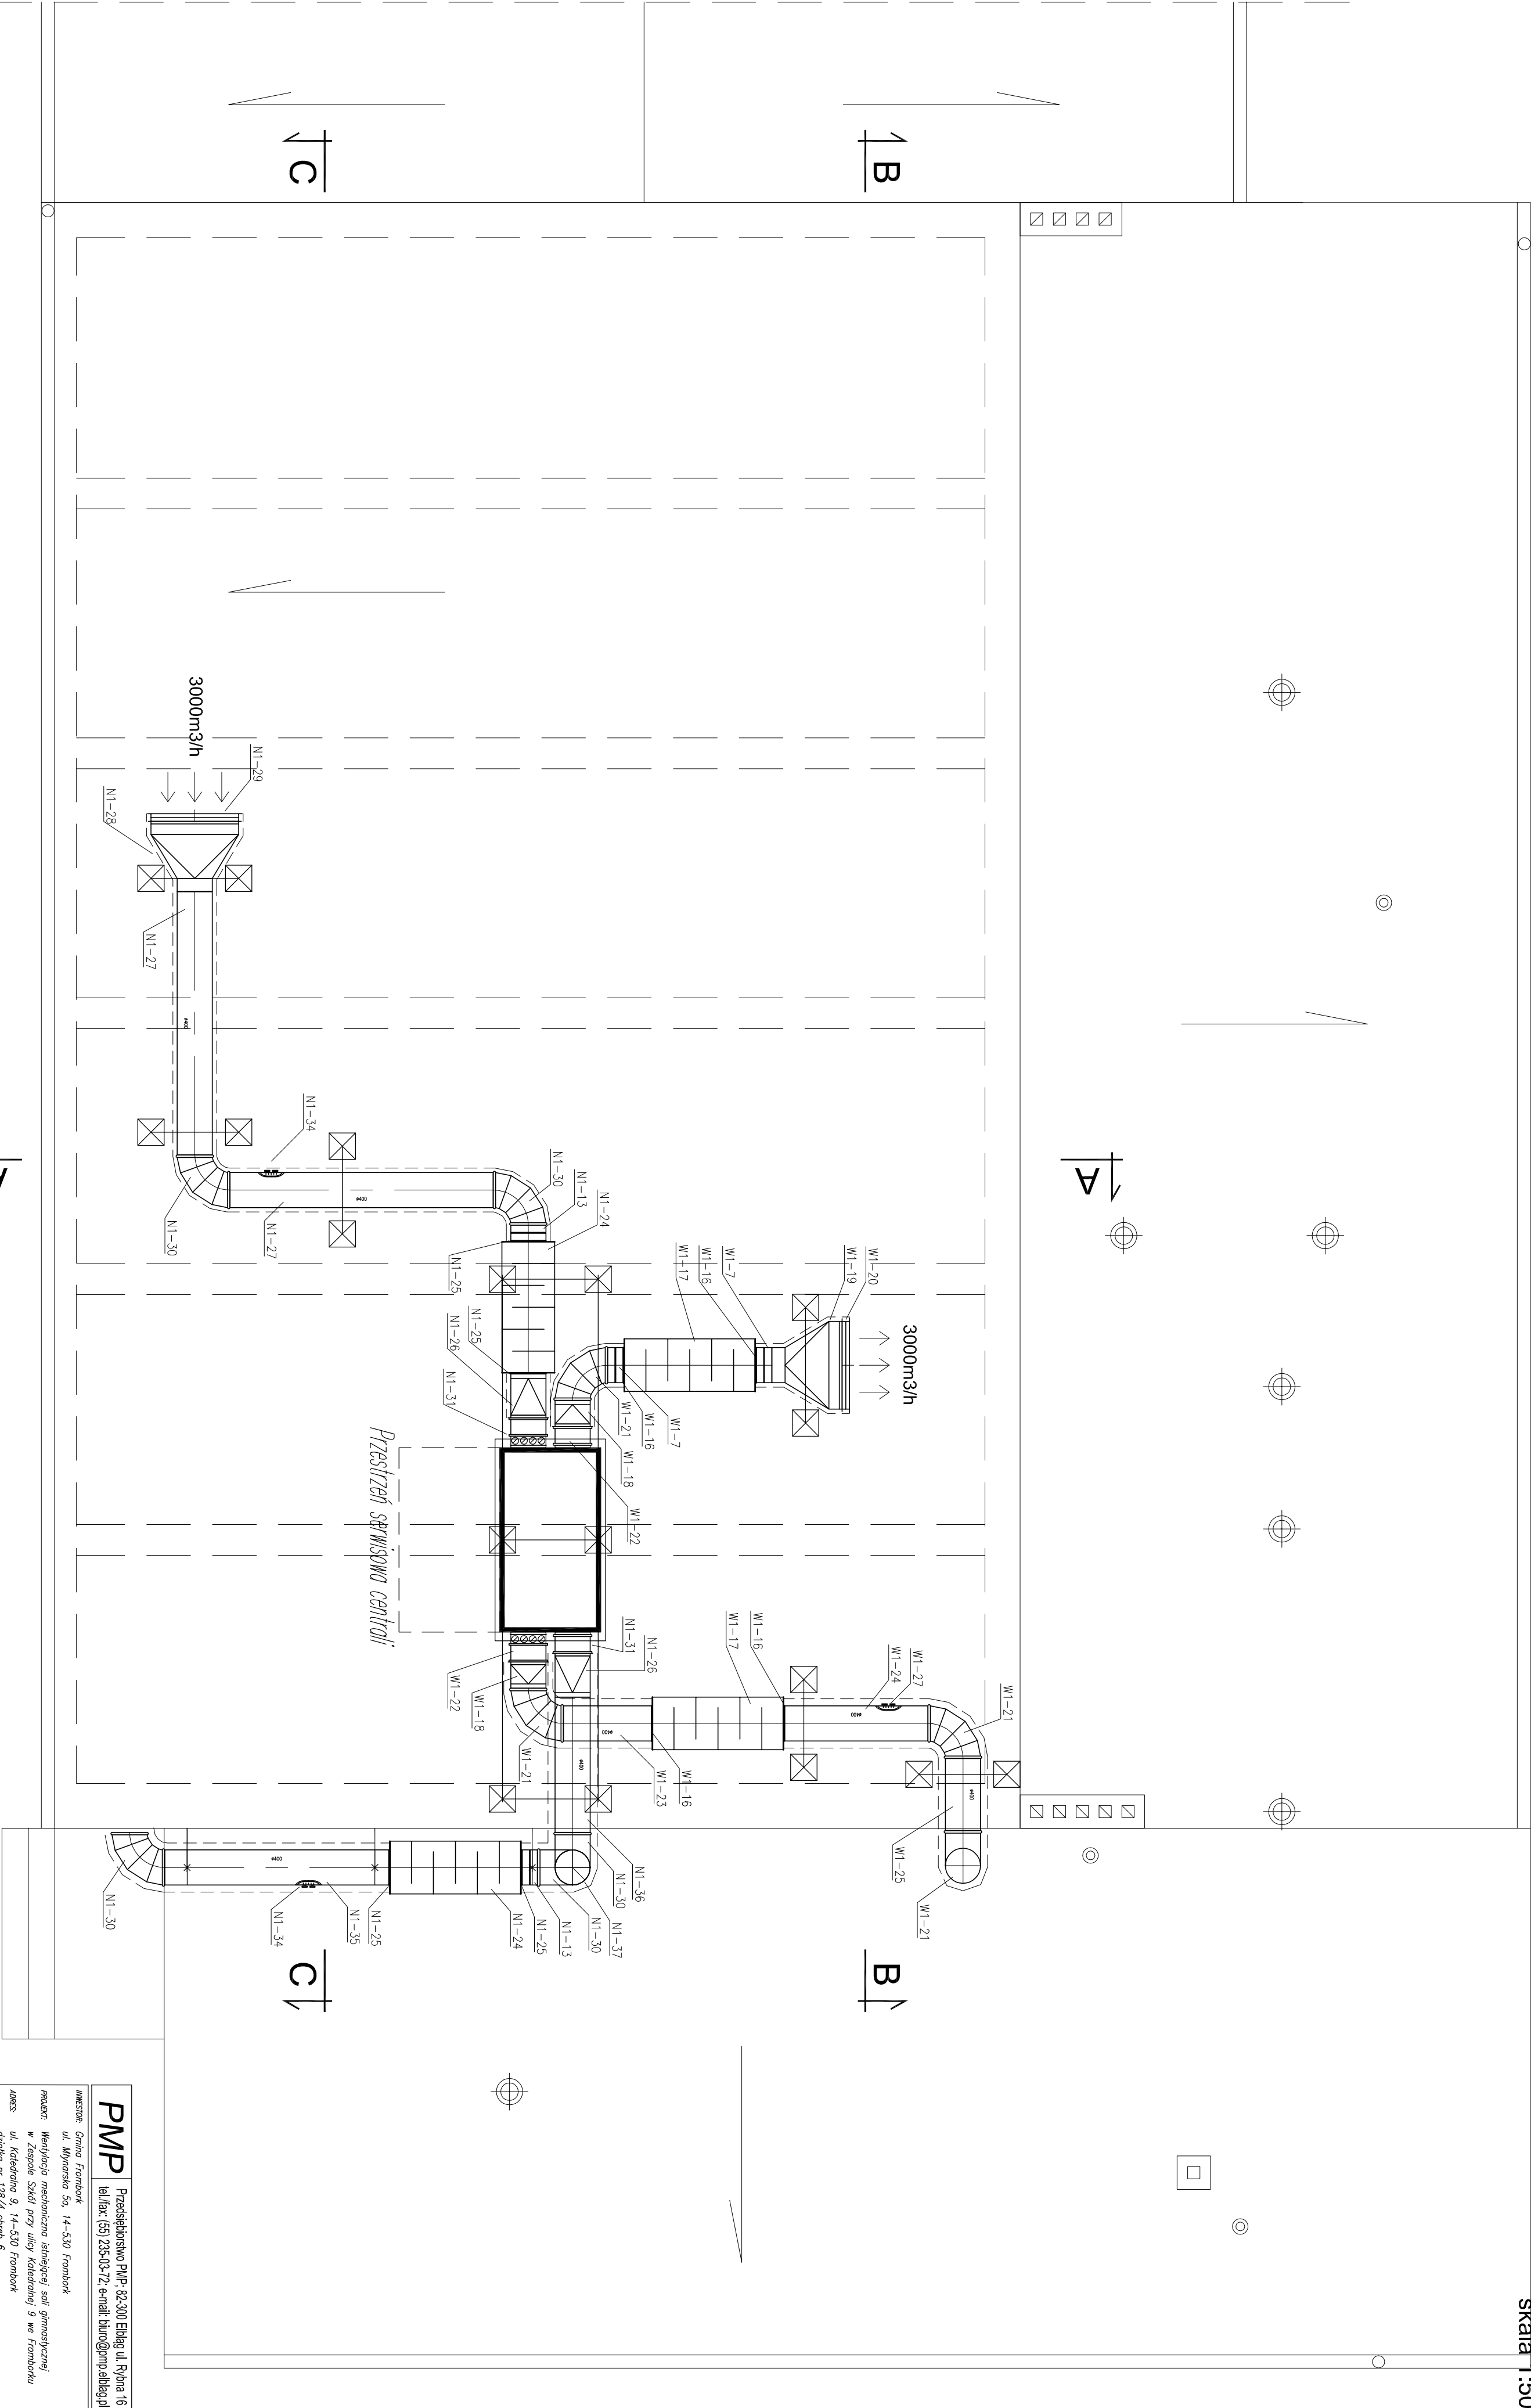

PMP Przedsiębiorstwo PMP-82-300 Ełdag ul. Rybna 16
tel./fax: (55) 235-03-12, e-mail: biuro@pmp.ellag.pl

INWESTOR: Gmina Frombork
ul. Młynarska 5a, 14-530 Frombork

PROJEKT: Wentylacja mechaniczna istniejącej sali gimnastycznej
w Zespole Szkół przy ul. Katedralnej 9 we Fromborku
ul. Katedralna 9, 14-530 Frombork
adres: działka nr 128/4 objęta 6
jednostka ewidencyjna 2802/034 Frombork

BRANŻA: SANITARNIA

FAZA: PROJEKT BUDOWLANO-WYKONAWCZY

TEMAT: Rzut części dachu - instalacja wentylacyjna

Projektant: mgr inż. Maciej Siolek
upr. bud. nr WAW/0128/PWOS/13
Sprawdzający: mgr inż. Piotr Zieliński
upr. bud. nr WAZ/0190/PWOS/05

SKALA: 1:50 DATA: wrzesień 2015 NR PROJ.: 3