


Przekrój B - B
- instalacja wentylacyjna
skala 1:50

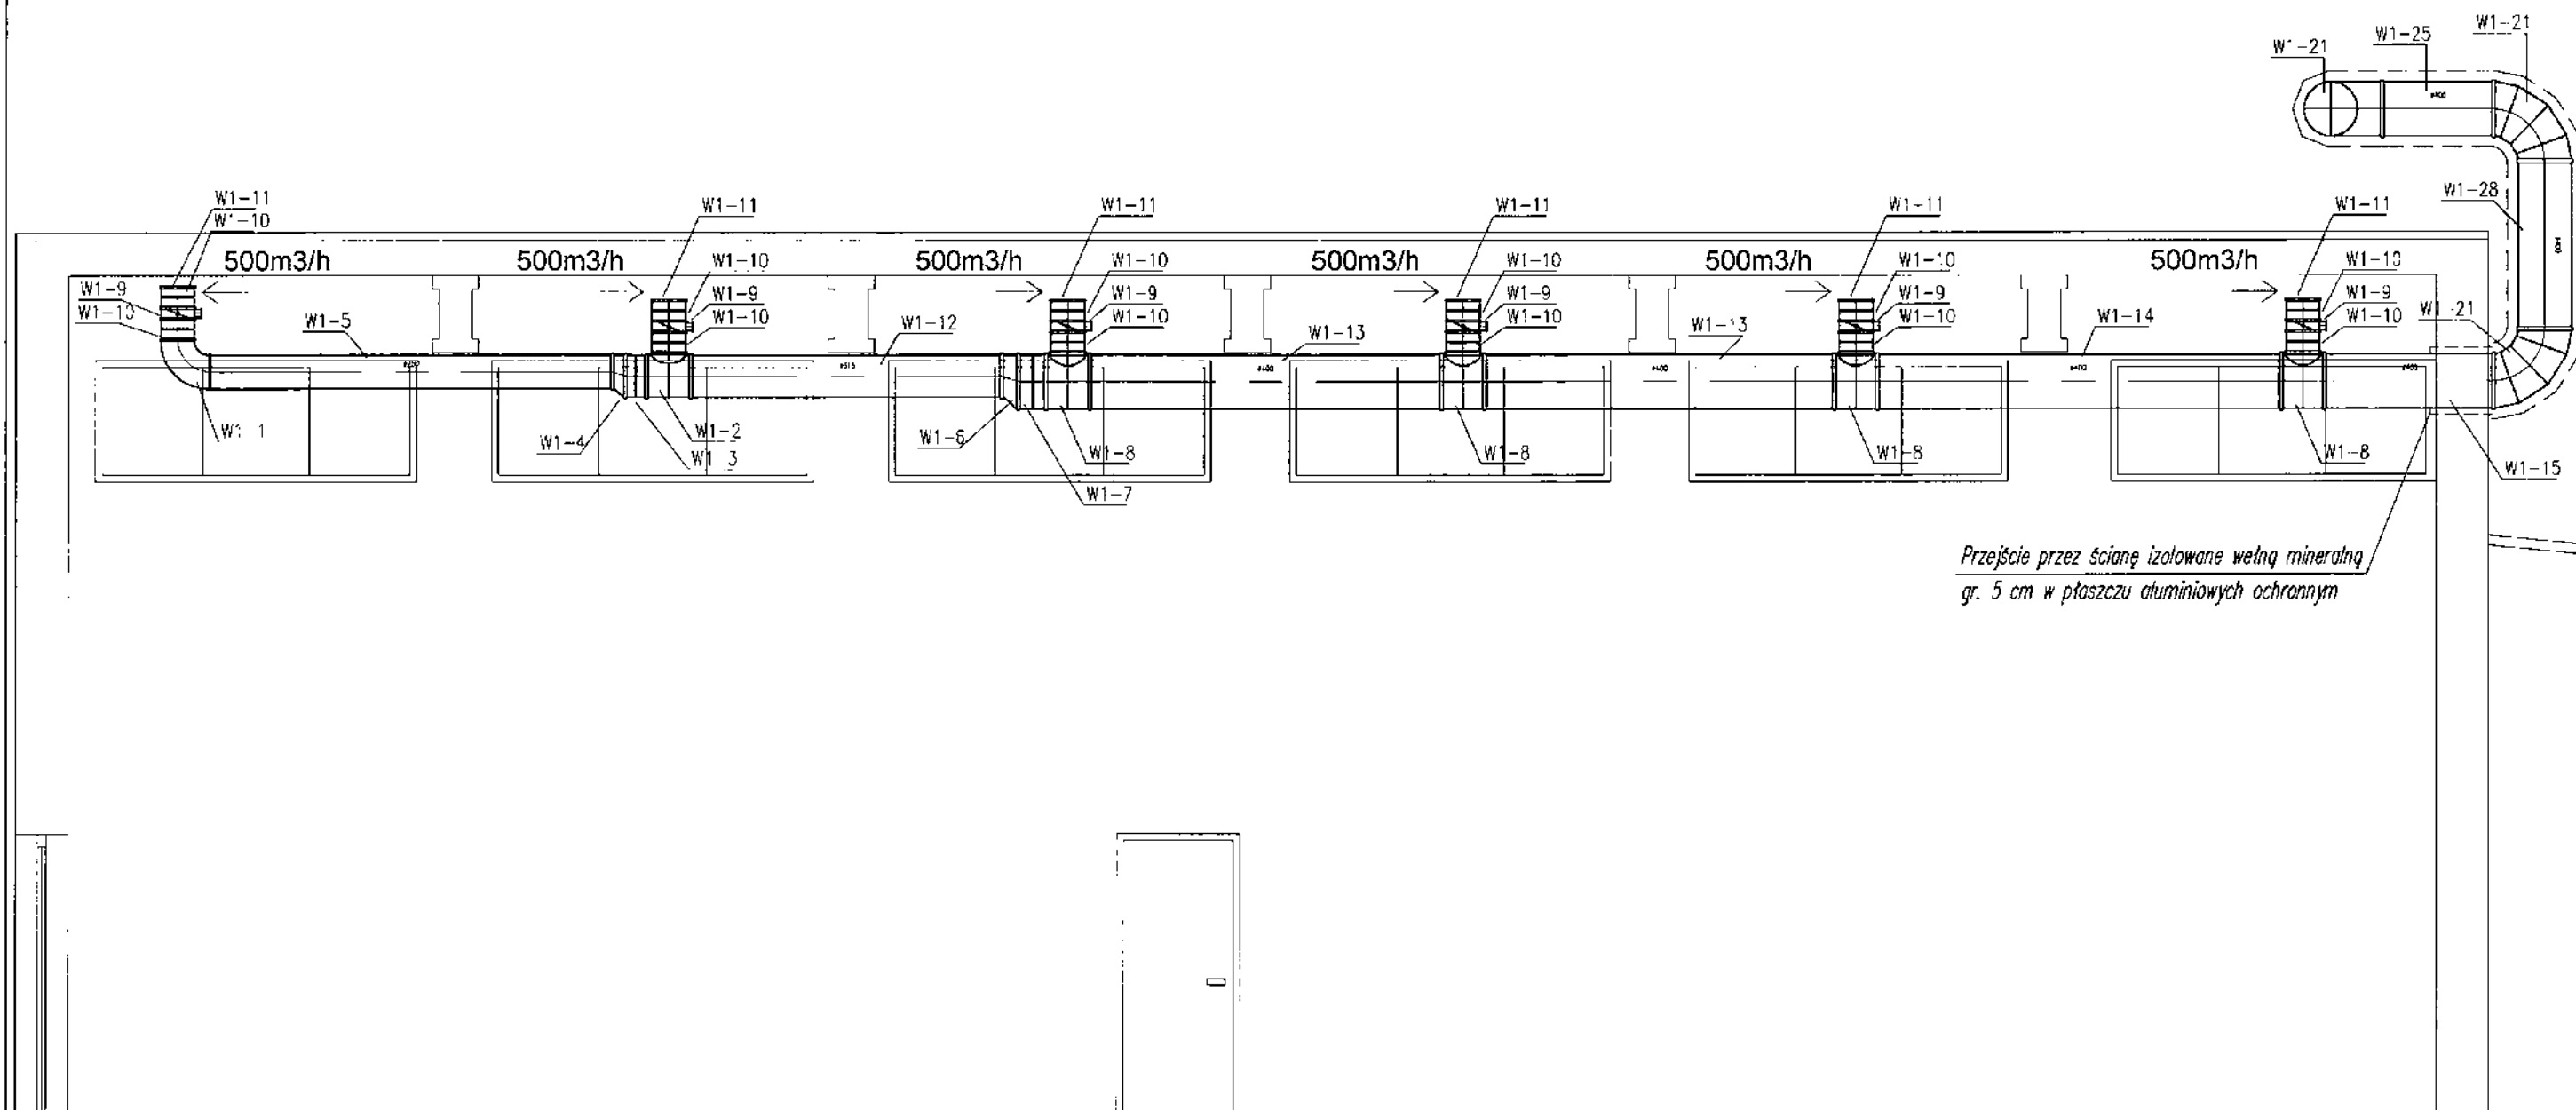

PMP Przedsiębiorstwo PMP; 82-300 Elbląg ul. Rybna 16
tel./fax: (55) 235-03-72; e-mail: biuro@pmp.elblag.pl

INWESTOR: Gmina Frombork
ul. Młynarska 5a, 14-530 Frombork

PROJEKT: Wentylacja mechaniczna istniejącej sali gimnastycznej
w Zespole Szkół przy ulicy Katedralnej 9 we Fromborku

ADRES: ul. Katedralna 9, 14-530 Frombork
działka nr 128/4 obręb 6
jednostka ewidencyjna 2802034 Frombork

BRANŻA: SANITARNA

FAZA: PROJEKT BUDOWLANO-WYKONAWCZY

TEMAT: Przekrój B-B - instalacja wentylacyjna

Projektant: mgr inż. Maciej Szlak
opr. bud. nr WAM/0128/PWOS/13

Sprawdzający: mgr inż. Piotr Ziębka
opr. bud. nr MAZ/0190/PWOS/05

SKALA: 1:50 DATA: wrzesień 2015 NR RYS.: 5