


Przekrój C - C
- instalacja wentylacyjna
skala 1:50

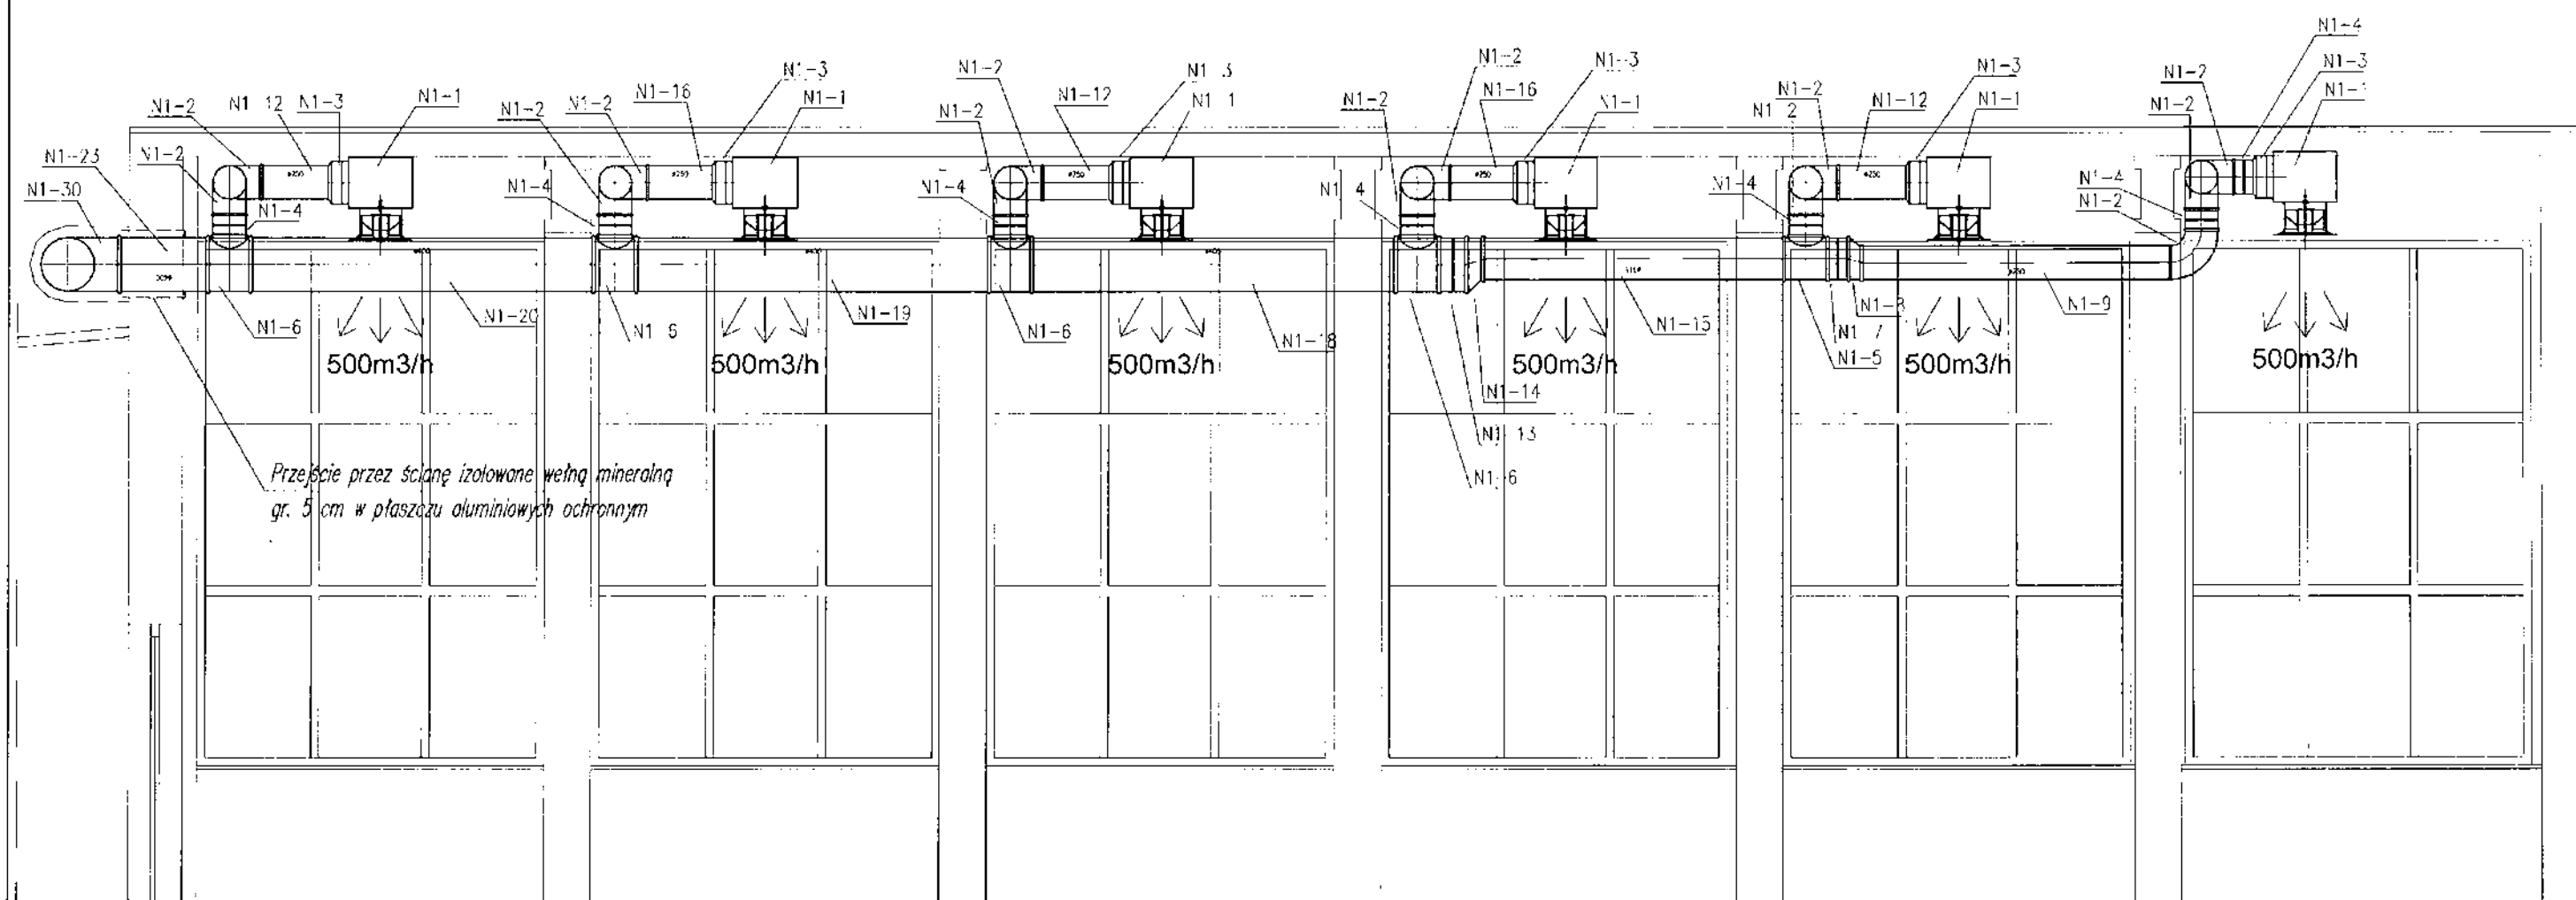

PMP		Przedsiębiorstwo PMP; 82-300 Elbląg ul. Rybna 16 tel./fax: (55) 235-03-72; e-mail: biuro@pmp.elblag.pl
INWESTOR: Gmina Frombork ul. Młynarska 5a, 14-530 Frombork		
PROJEKT: Wentylacja mechaniczna istniejącej sali gimnastycznej w Zespole Szkół przy ulicy Katedralnej 9 we Fromborku		
ADRES: ul. Katedralna 9, 14-530 Frombork działka nr 128/4 obręb 6 jednostka ewidencyjna 2802034 Frombork		
BRANŻA: SANITARNA		
FAZA: PROJEKT BUDOWLANO-WYKONAWCZY		
TEMAT: Przekrój C-C - instalacja wentylacyjna		
Projektant: mgr inż. Maciej Szlak opr. bud. nr: WAM/0128/PWOS/13		
Sprawdzający: mgr inż. Piotr Ziębka opr. bud. nr: MAZ/0190/PWOS/05		
SKALA: 1:50	DATA: wrzesień 2015	NR RYS.: 6